



SCHEMAT MONTAŻU ZESTAWU WODOMIERZOWEGO
NA PRZYLĄCZU Z RUR ŻELIWNYCH
SKALA 1:50

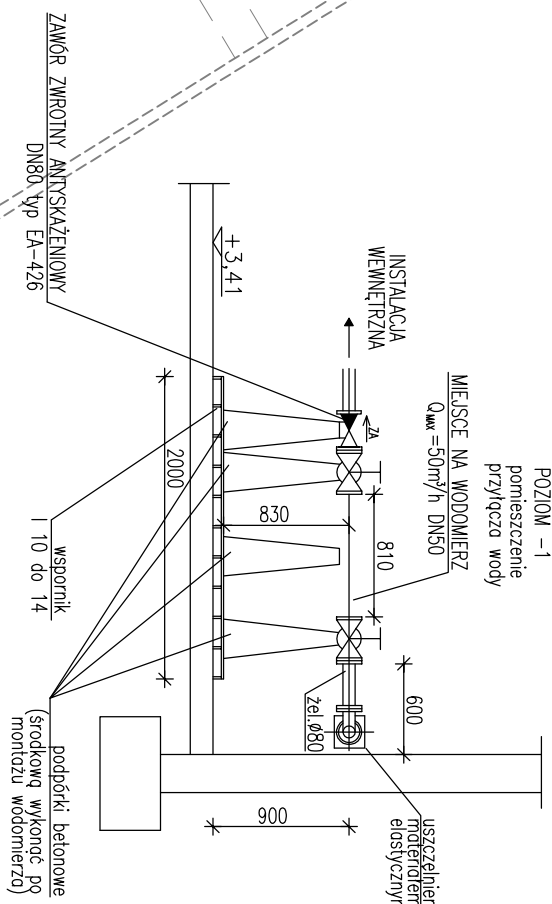

- OZNACZENIA:
- KANALIZACJA SANITARNA
 - KANALIZACJA SANITARNA
 - KANALIZACJA DESZCZOWA
 - WODA ZIMNA
 - WODA Ciepła
 - WODA Ciepła CYRKULACJA

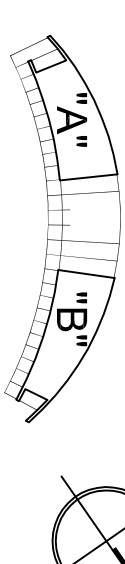

Czuba Łatosek Sp. z o.o.
01-755 Warszawa, ul. Krasieńskiego 67, tel./fax 022 633 73 85
biuro@czuba-latosek.pl

PROJEKT DWÓCH PAVILIONÓW O FUNKCJI
USŁUGOWEJ
I SPOŁECZNO-KULTURALNEJ.
PRZEBUDOWA PARKU IM. J. POLIŃSKIEGO

INWESTOR
M. St. Warszawa,
Urząd Dzielnicy Praga Południe
Warszawa ul. Grochowska 214

PROJEKT BUDOWLANY

BRANŻA INSTALACJE SANITARNE
PROJEKTANT mgr inż. Jolanta Maruda
mgr inż. Jolanta Maruda
mgr inż. Aleksandra Kicił
TYTUŁ RYSUNKU
INSTALACJA WOD.-KAN. I C.W.
- RZUT PIWNICY

DATA RYSUNKU 21 maj 2014

WERSJONU 14.01.PB.S.1

Przy realizacji niniejszego projektu należy pamiętać o konieczności zwrócenia uwagi na szczegóły techniczne i materiałowe. Szczegółowe informacje o materiałach i kosztach należy uzyskać u producenta. Szczegółowe informacje o kosztach należy uzyskać u wykonawcy. Szczegółowe informacje o kosztach należy uzyskać u wykonawcy.