


LEGENDA

- Wsz22
- Wsz25
- Wsz16
- NUMERACJA PIONÓW SANITARNYCH

1

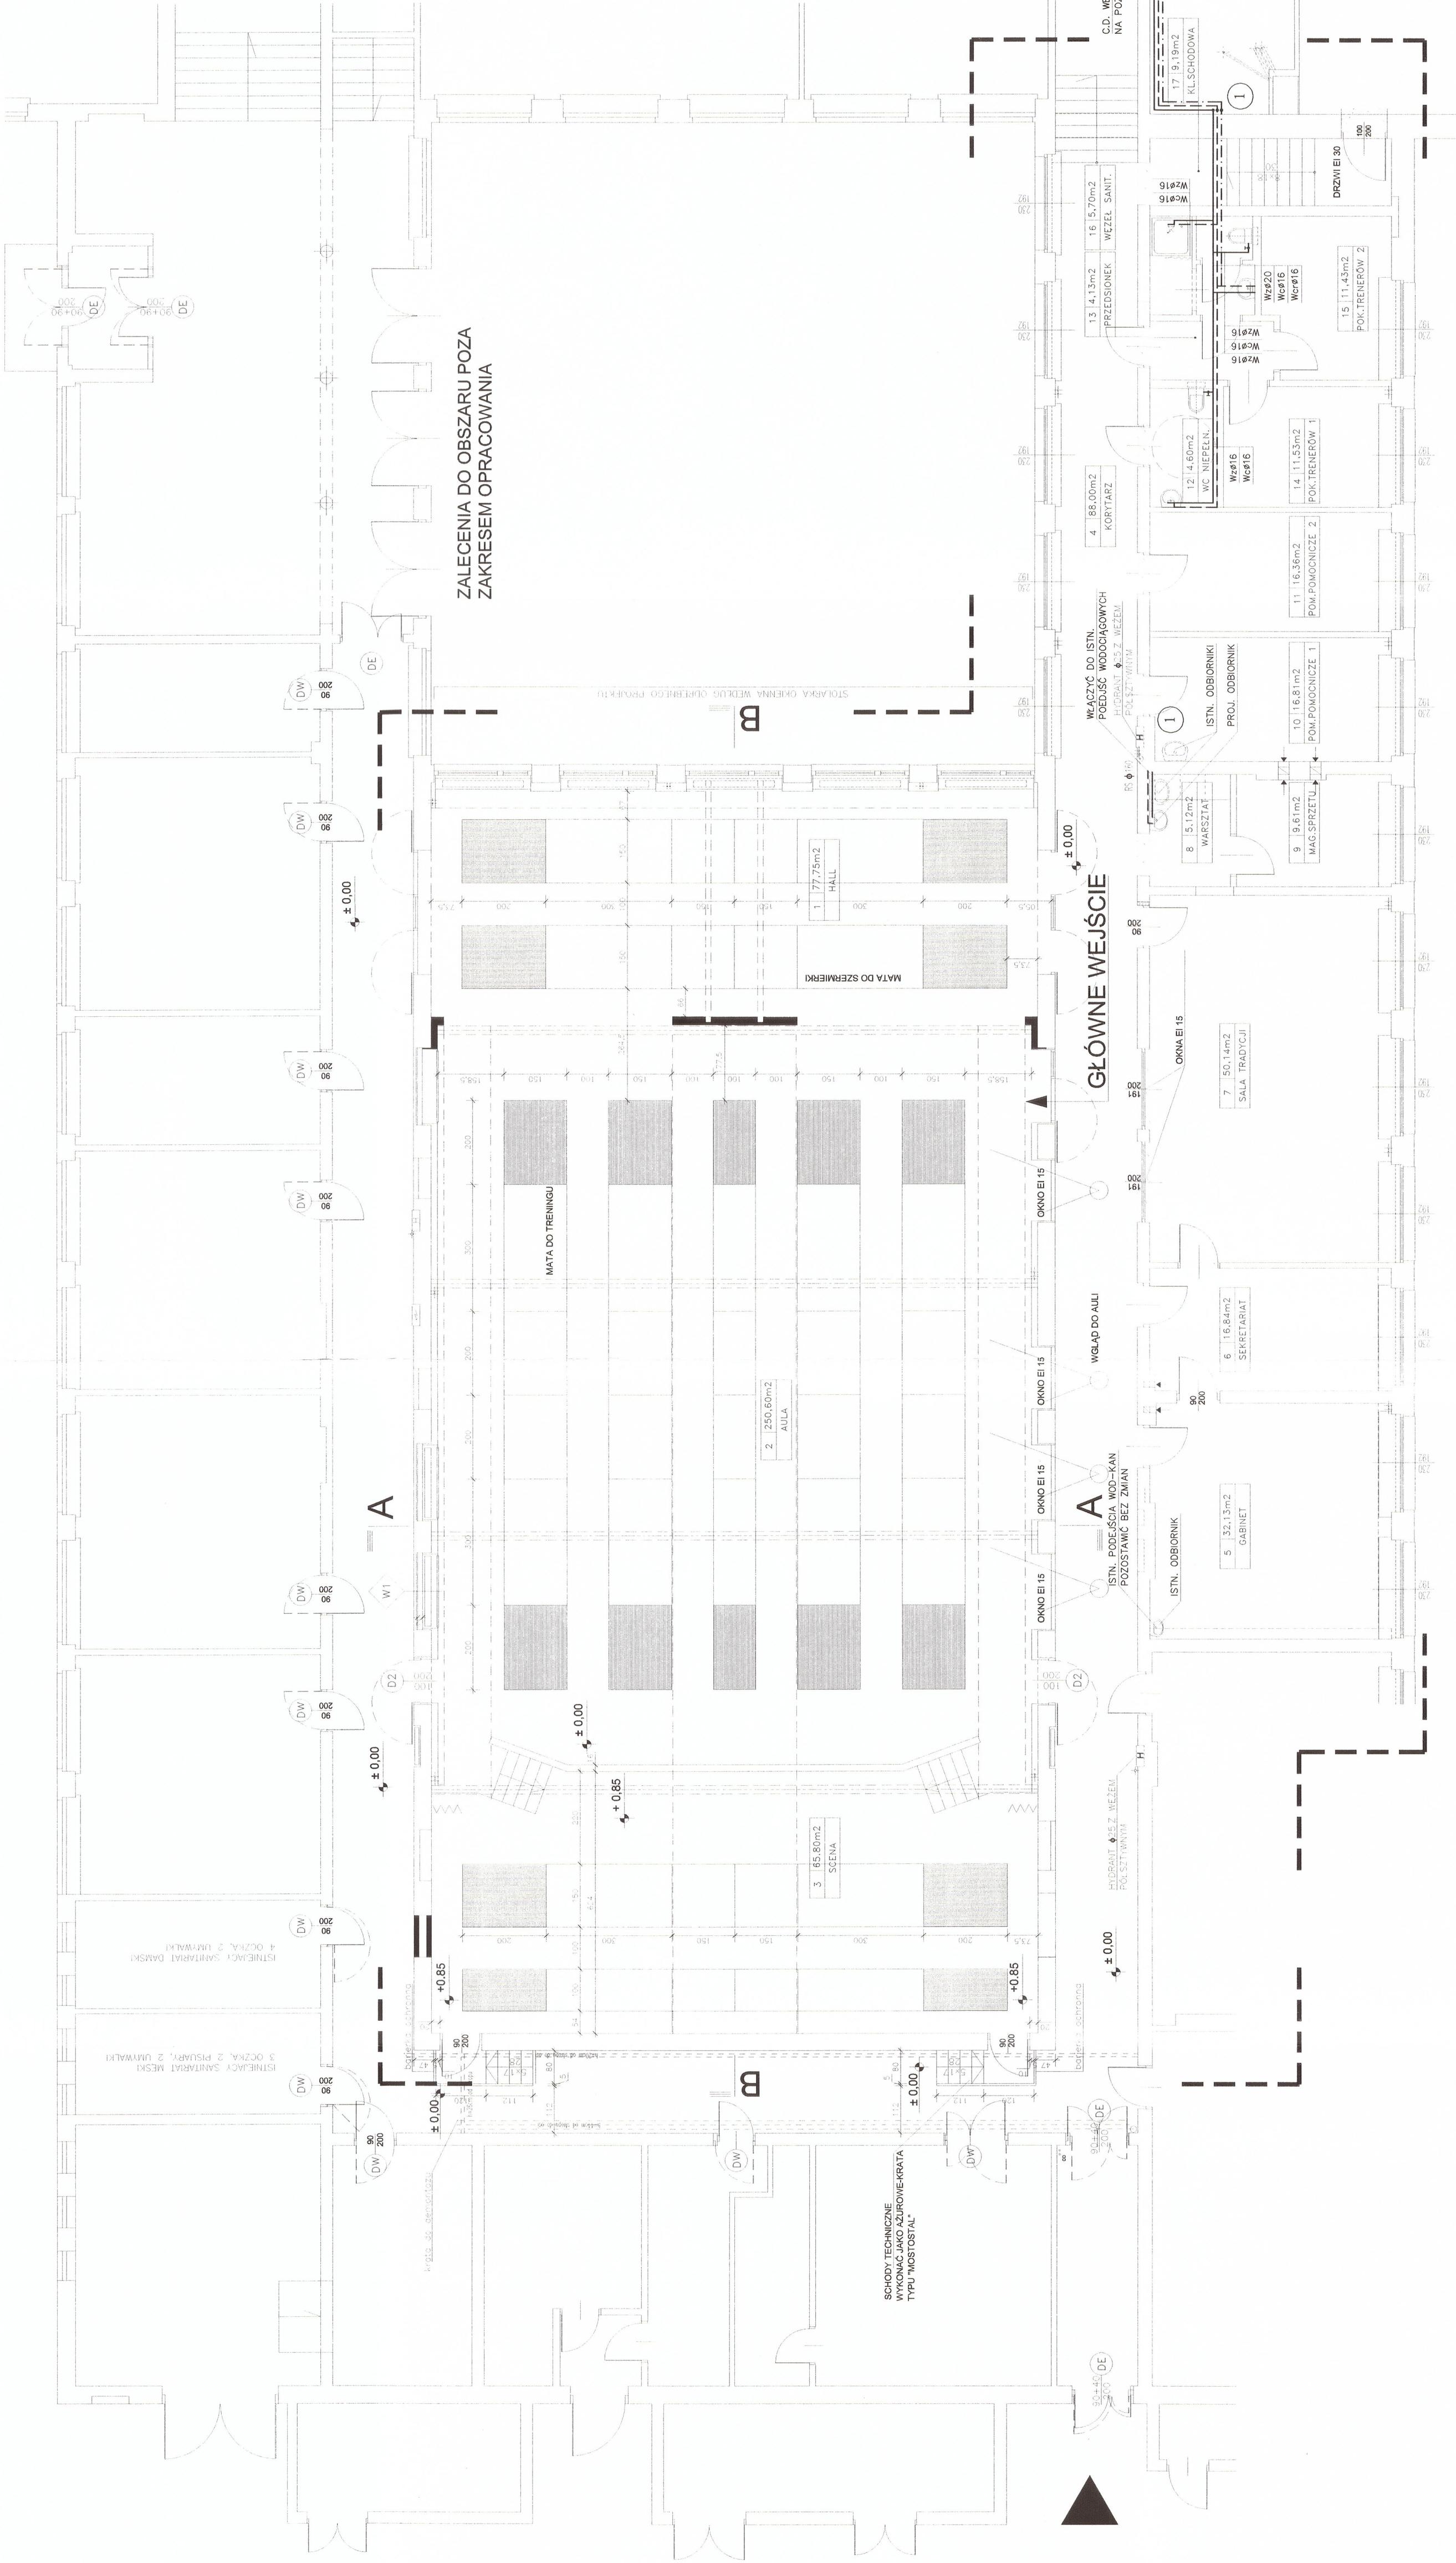

ZALECENIA DO OBSZARU POZA ZAKRESEM OPRACOWANIA

OZNACZENIA

- ZAKRES OPRACOWANIA
- RZĘDNI STAŃ WYKONANEGO WZGLĘDEM POZIOMY PODŁOGI (W CENTYMETRACH)
- TABLICE ELEKTRYCZNE
- HYDANT
- ISTNIEJĄCE SCHODY
- SCHODY DZIAŁOWE GIPSOWE NA SYSTEMIE KONSTRUKCYJNYM STALOWYM
- SCHODY Z CIOŁY GIPSOWE NA SYSTEMIE CEMENTOWO-WAPNIOWYM
- SCHODY Z PUSTAKÓW TONG
- WYBURZENIA


Urząd Miasta Stożecznego Warszawy
Urząd Dzielnicy Praga-Północ
Wydział Architektury i Budownictwa
dla Dzielnicy Praga-Północ
ul. Grochowska 274, 03-841 Warszawa
-2701-

INDEKS ZMIAN

DATA

NAZWISKO

UWAGI

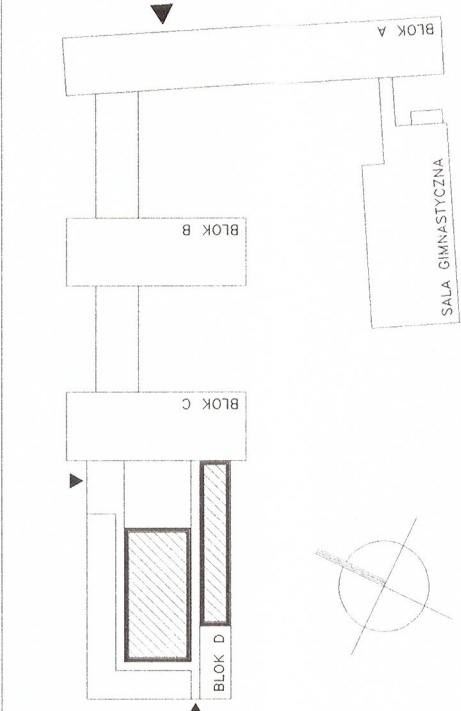

IVARX
STUDIO
ARCHITEKCI

TEMAT: PROJEKT BUDOWLANI I WYKONAWCZY ADAPTACJI POMIESZCZEN DLA
DATA: 7. 2008
POTRZEB PRASKIEGO CENTRUM SZERMIERKI PRZY ZESPÓLE SZKÓŁ NR 37
IM. AGNIESZKI OSIECKIEJ - W-WA AL. STANÓW ZJEDNOCZONYCH 24
BRANŻA: SANITARNIA
RZUT PARTERU
INSTALACJE WODOCIĄGOWE
SKALA 1:100
AUTOR: mgr inż. AGNIESZKA KINOL upr. nr. 000/0172/P005/04 NR RYS. 4
OPRACOWAŁ: mgr inż. LUKASZ GRZYMSKI upr. nr. 000/0878/P005/07